

Codice generale	Codice dell'opera	Lotto	Livello di progettazione	Area di progettazione	Numero elaborato	Tipo documento	Versione
Abri	026	0	2V	A	006	piante	0-20

IL RESPONSABILE DEL PROCEDIMENTO :

Geom. Romina BRUNO FRANCO

I PROGETTISTI:

Dott. Ing. Valter Ripamonti (Capogruppo)



Dott. Ing. Ivan Barbero

Dott. Geol. Marco Barbero


Studio Tecnico Dott. Ing. Valter Ripamonti - Via Tessore n° 25 - 10064 Pinerolo - (TO)  
Tel 0121/77445 - Fax 0121/375733 - E-Mail: segreteria@ripamontistudio.com - tecnico@ripamontistudio.com

SECONDA PERIZIA DI VARIANTE SUPPLETIVA


OGGETTO

PROGETTO ARCHITETTONICO  
PIANTE OPERE IN VARIANTE


VERS.	MODIFICHE	DATA	REDATTORE	SCALA
0	PRIMA CONSEGNA	Novembre 2020	AA	1:100
1				
2				
3				
4				

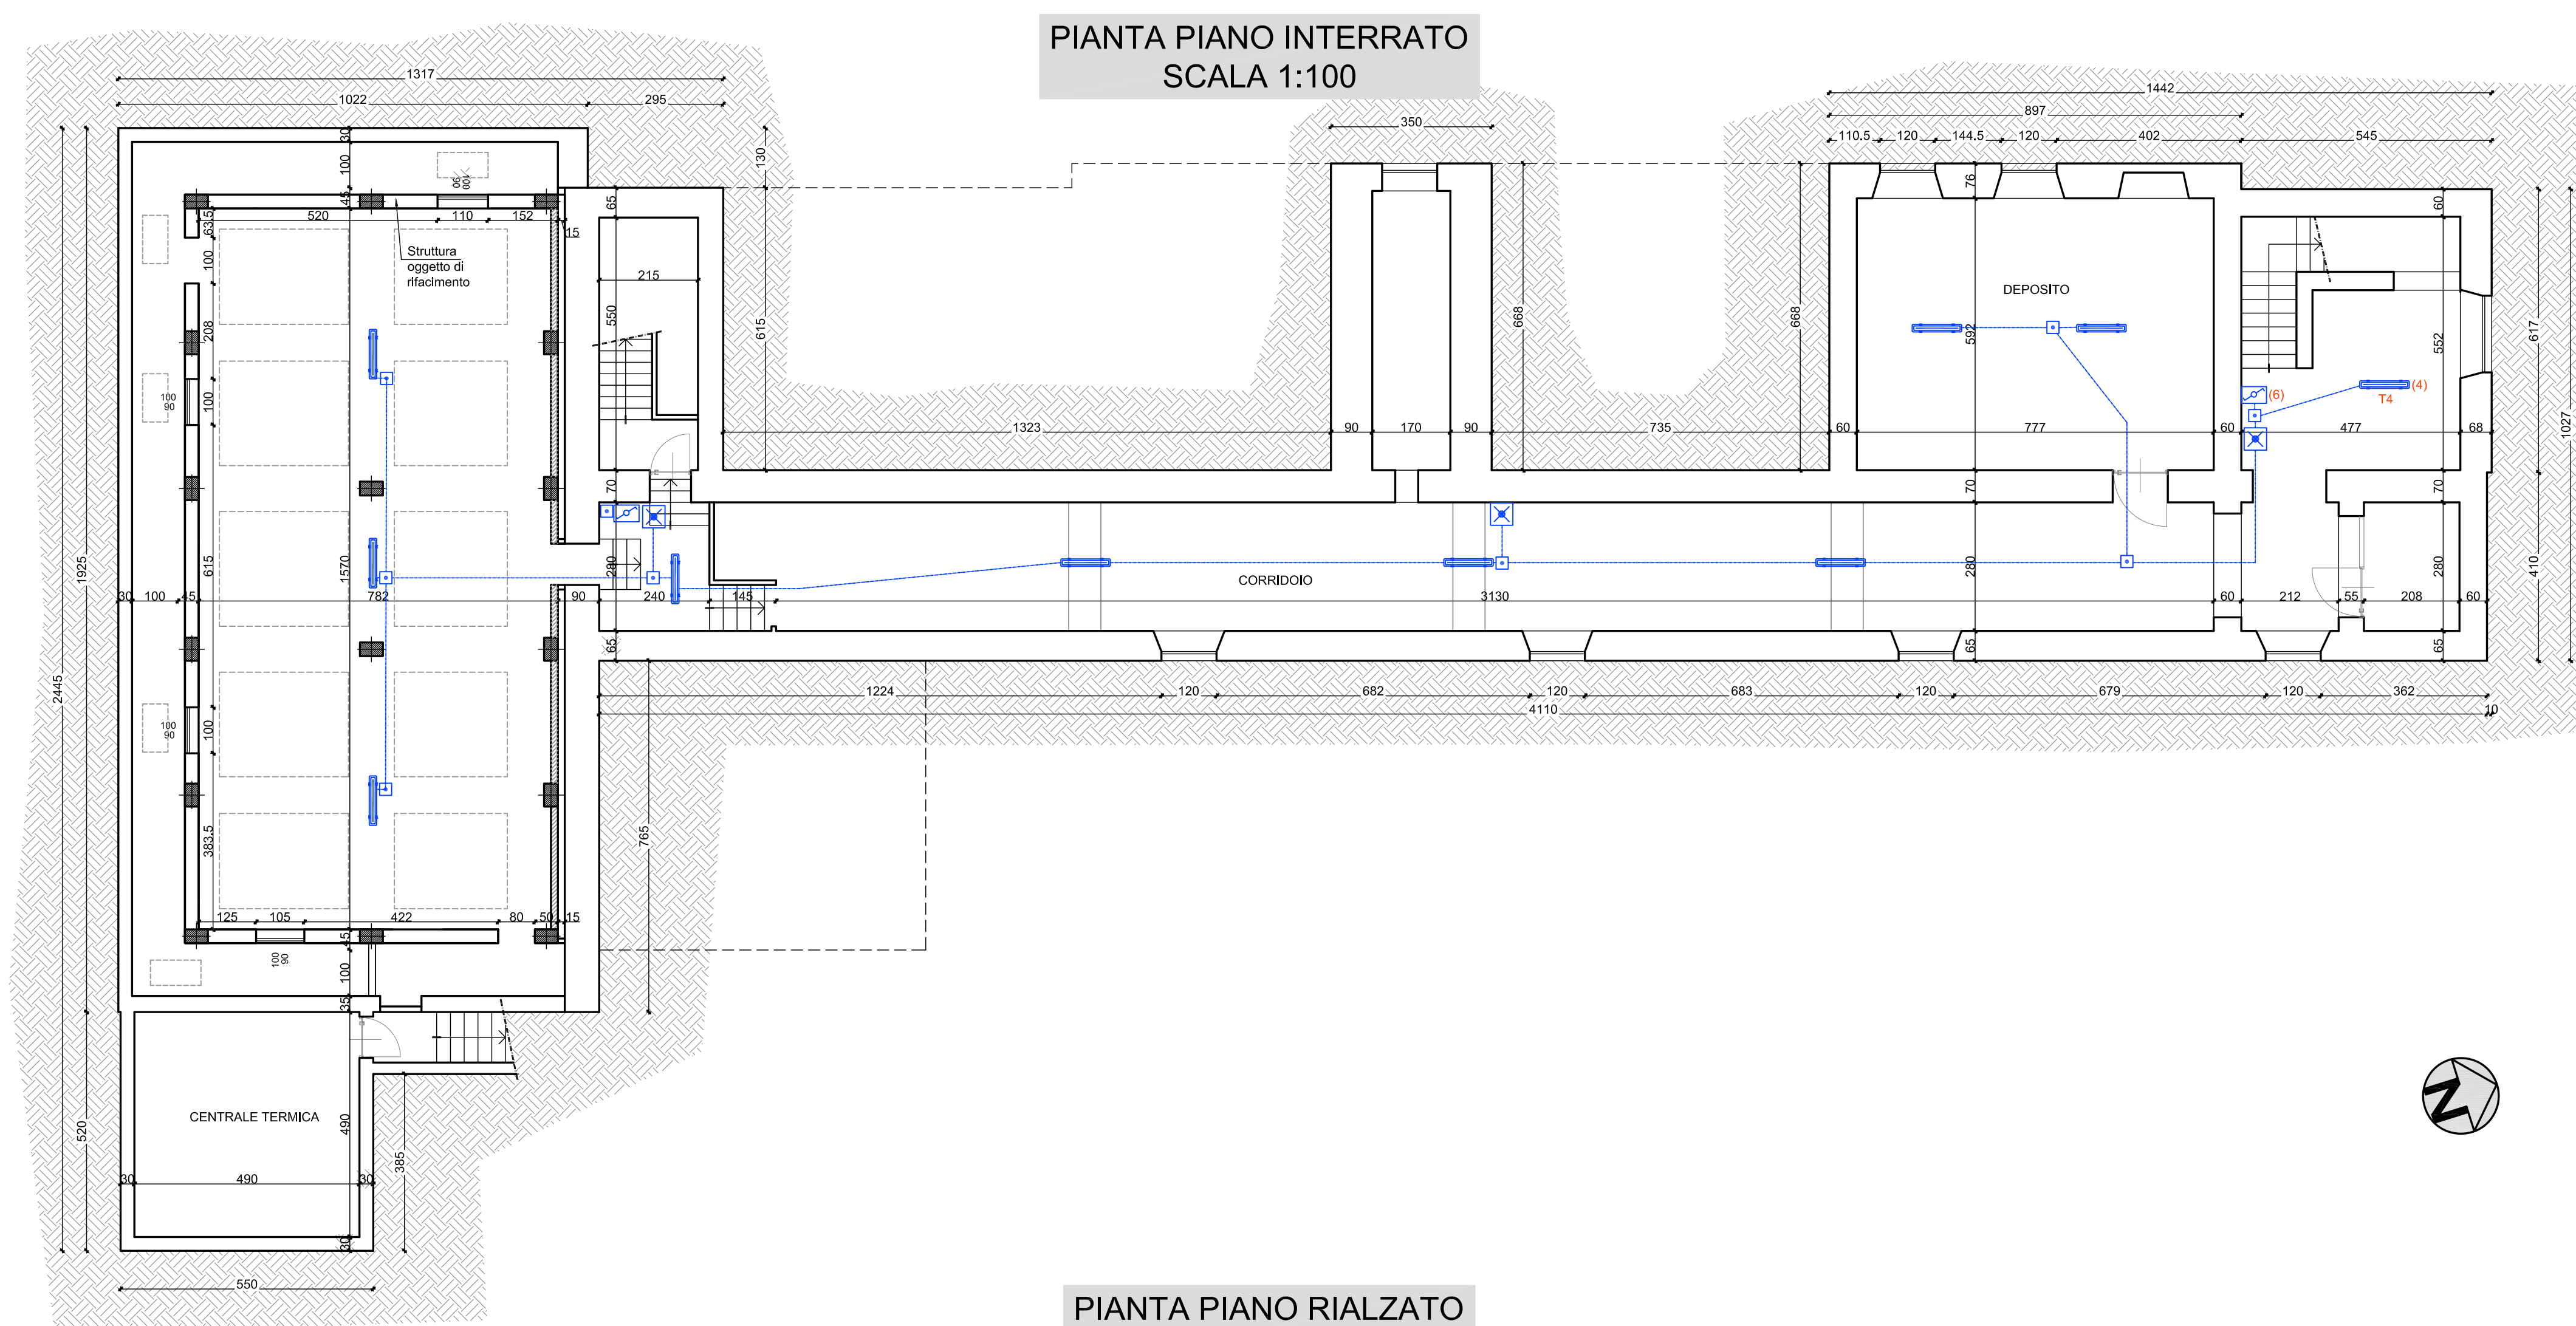

PIANTA PIANO RIALZATO  
SCALA 1:100

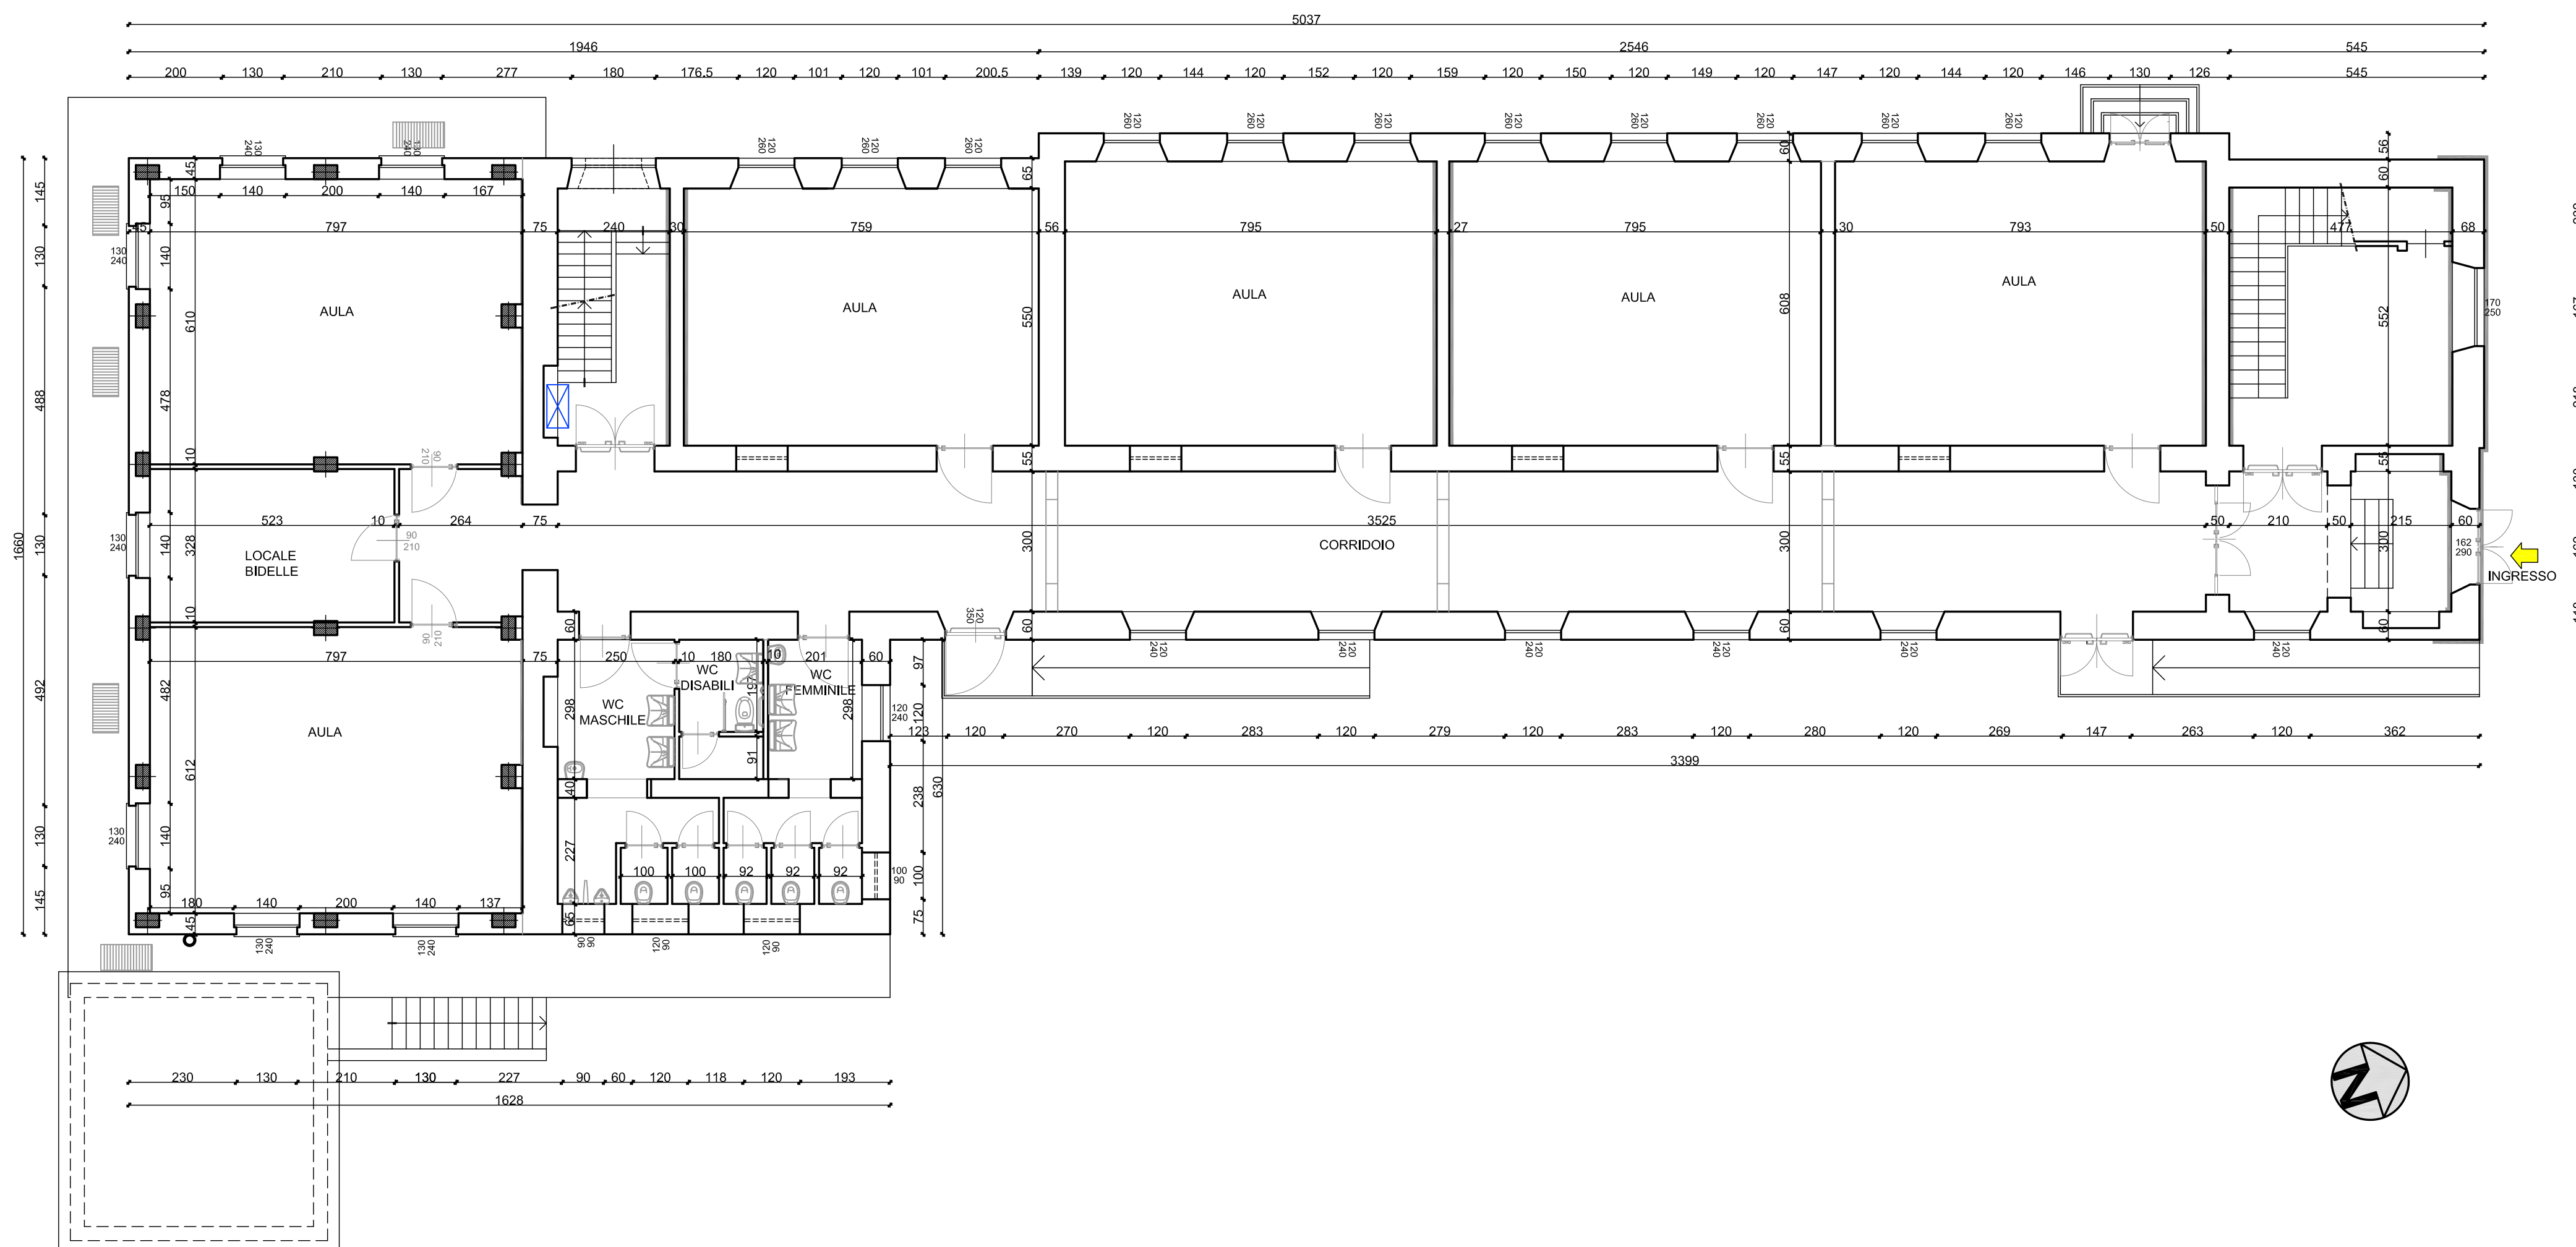

PIANTA PIANO PRIMO  
SCALA 1:100

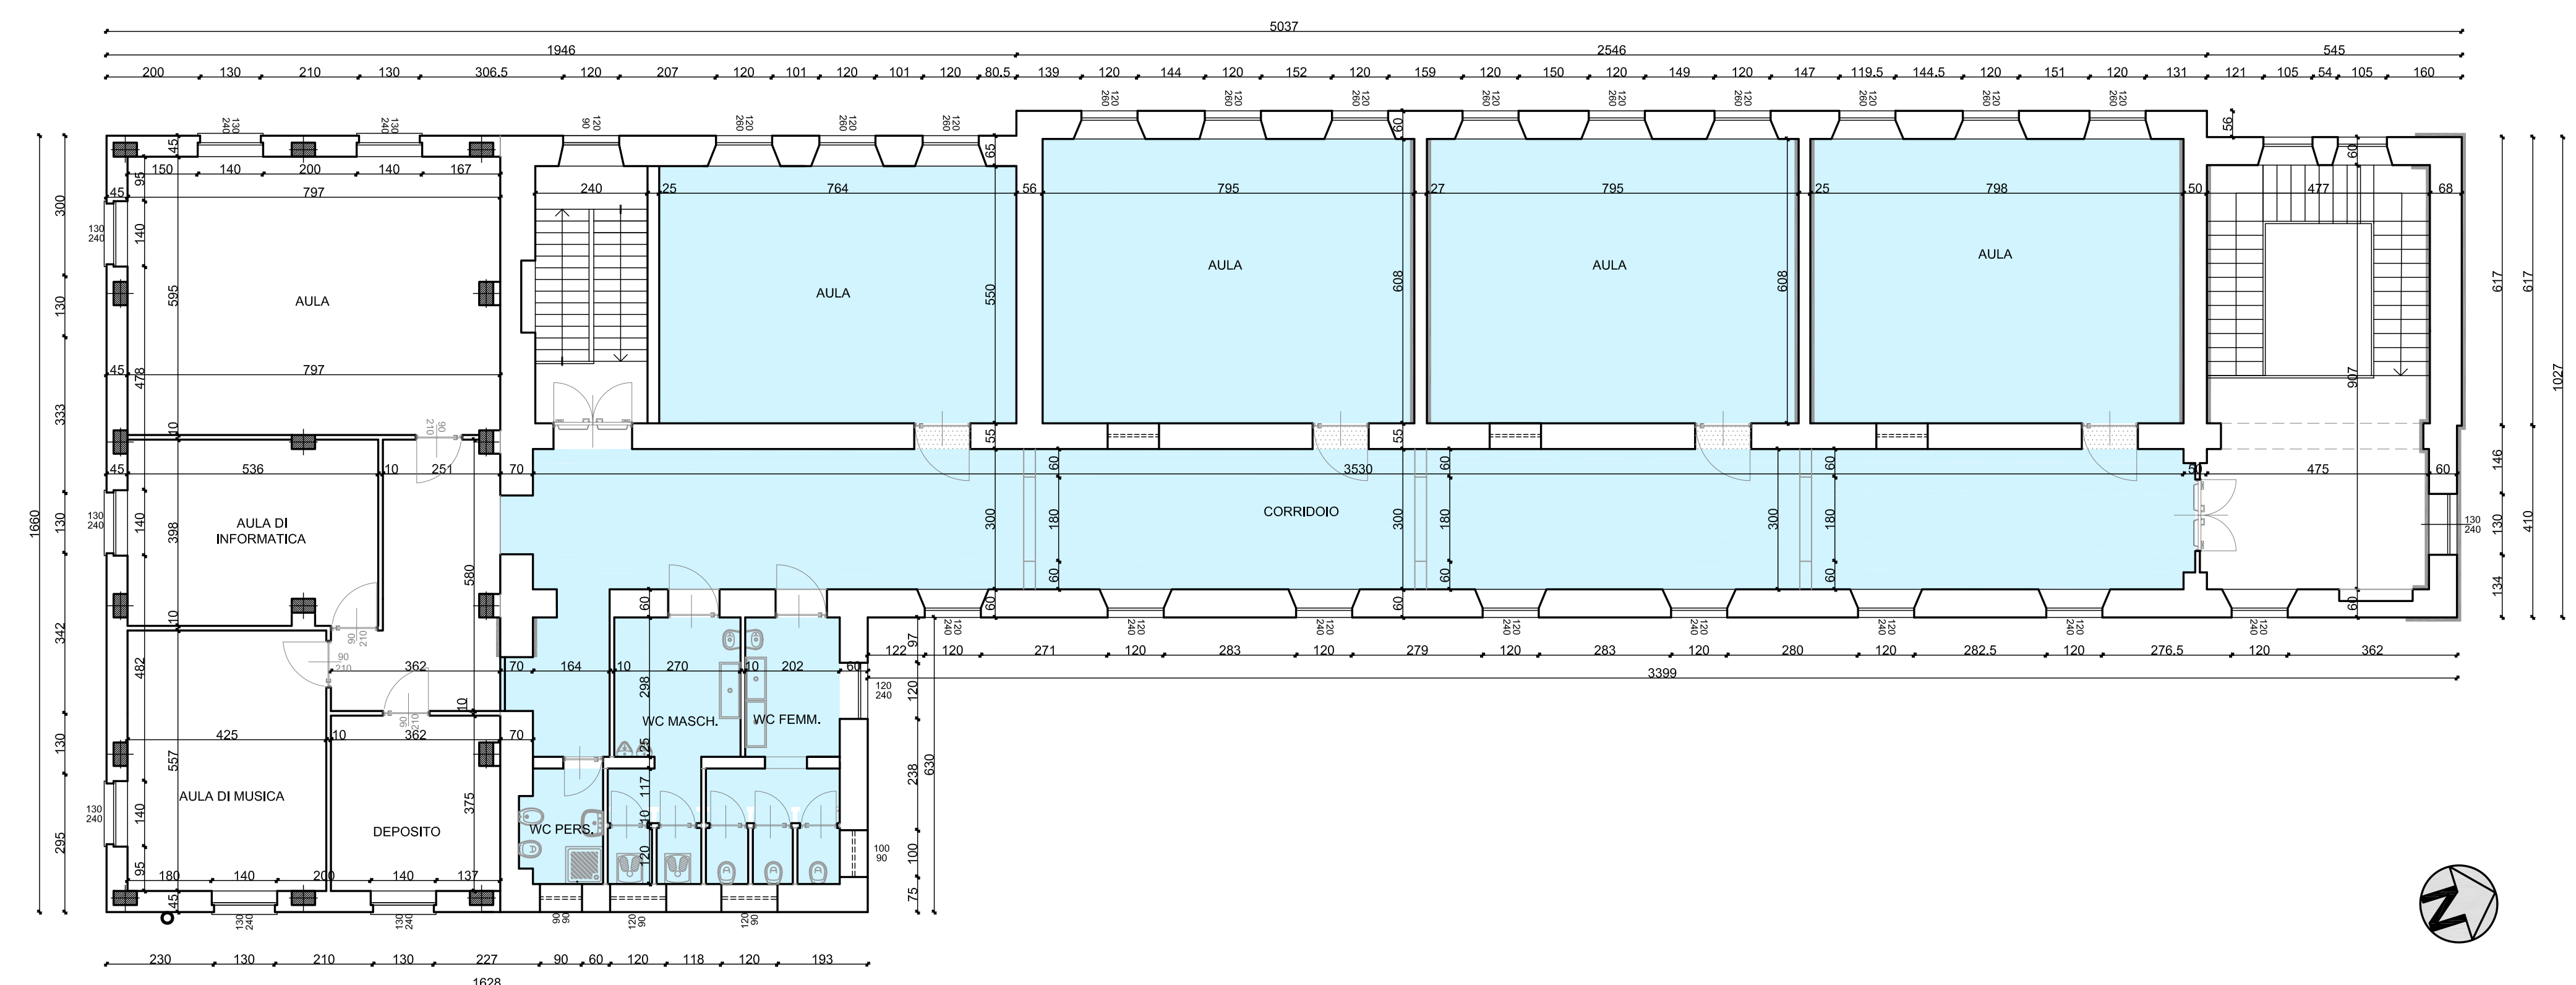

LEGENDA:



LEGENDA IMPIANTO ELETTRICO

Simbolo	Descrizione
	Fornitura elettrica
	Quadro elettrico
	Scatola di derivazione ad incasso
	Scatola di derivazione a parete
	Presse bipasso 10/16A in scatola ad incasso
	Presse UNEL in scatola ad incasso
	Interruttore in scatola ad incasso
	Interruttore in scatola a parete
	Deviatore in scatola a parete
	Pulsante in scatola ad incasso
	Presse UNEL in scatola a parete
	Interruttore in scatola a parete
	Deviatore in scatola a parete
	Conduttura a parete / soffitto (ENERGIA) - incassata
	Conduttura a parete / soffitto (ENERGIA) - a vista
	Conduttura nel controsoffitto
Simbolo	Descrizione
	Apparecchio di illuminazione - Tecnologia LED - Flusso 3600 lm Dimmerabile - ad incasso nel controsoffitto Tipo Disano LED Panel Art. 842 o similare
	Apparecchio di illuminazione - Tecnologia LED - Flusso 3600 lm ad incasso nel controsoffitto Tipo Disano LED Panel Art. 842 o similare
	Apparecchio di illuminazione - Tecnologia Fluorescente - Flusso 3600 lm - Tipo Disano Hydro 1x36W o similare
	Faretto per illuminazione - Tecnologia Led - Flusso 1500 lm - ad incasso nel controsoffitto Tipo Disano Compact 683
	Apparecchio per illuminazione di sicurezza - Tecnologia LED Potenza 18W - autonomia 1ora - completa di pittogrammi
	Quadro Rack esistente
	Presse Dati
	Conduttura a parete / soffitto (DATI) - incassata
	Conduttura ascendente
	Conduttura discendente